



SCHEMA TIPO
RETE DI DISTRIBUZIONE ACQUA SANITARIA

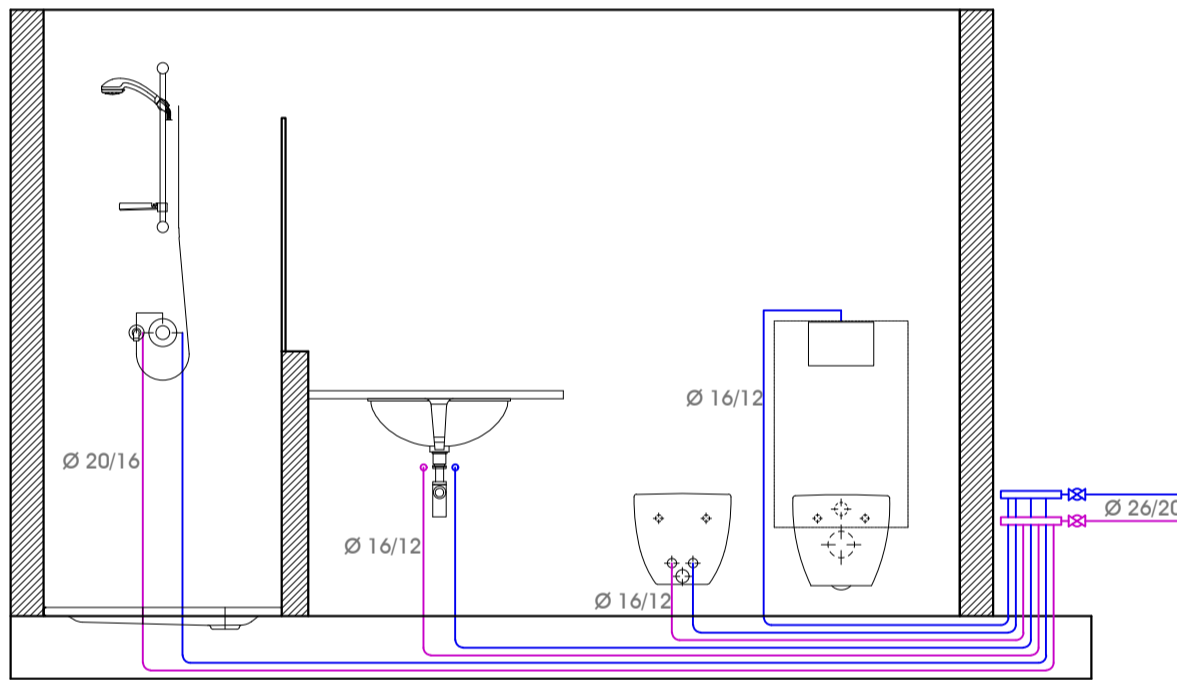


RETE DI SCARICO ACQUE NERE

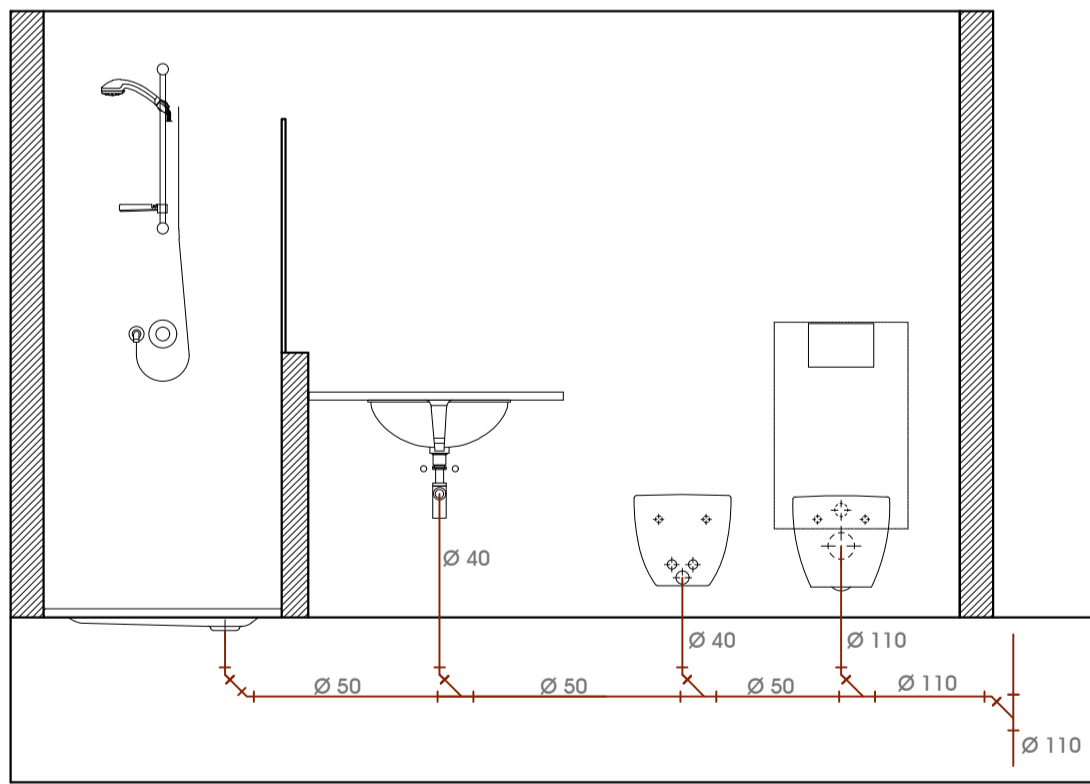

Ø 16/12 Tubazione di distribuzione acqua calda sanitaria
in multistrato (diametro esterno/interno)

Ø 16/12 Tubazione di distribuzione acqua fredda sanitaria
in multistrato (diametro esterno/interno)

Ø 50 Tubazione di scarico acque nere in polipropilene
(diametro esterno)

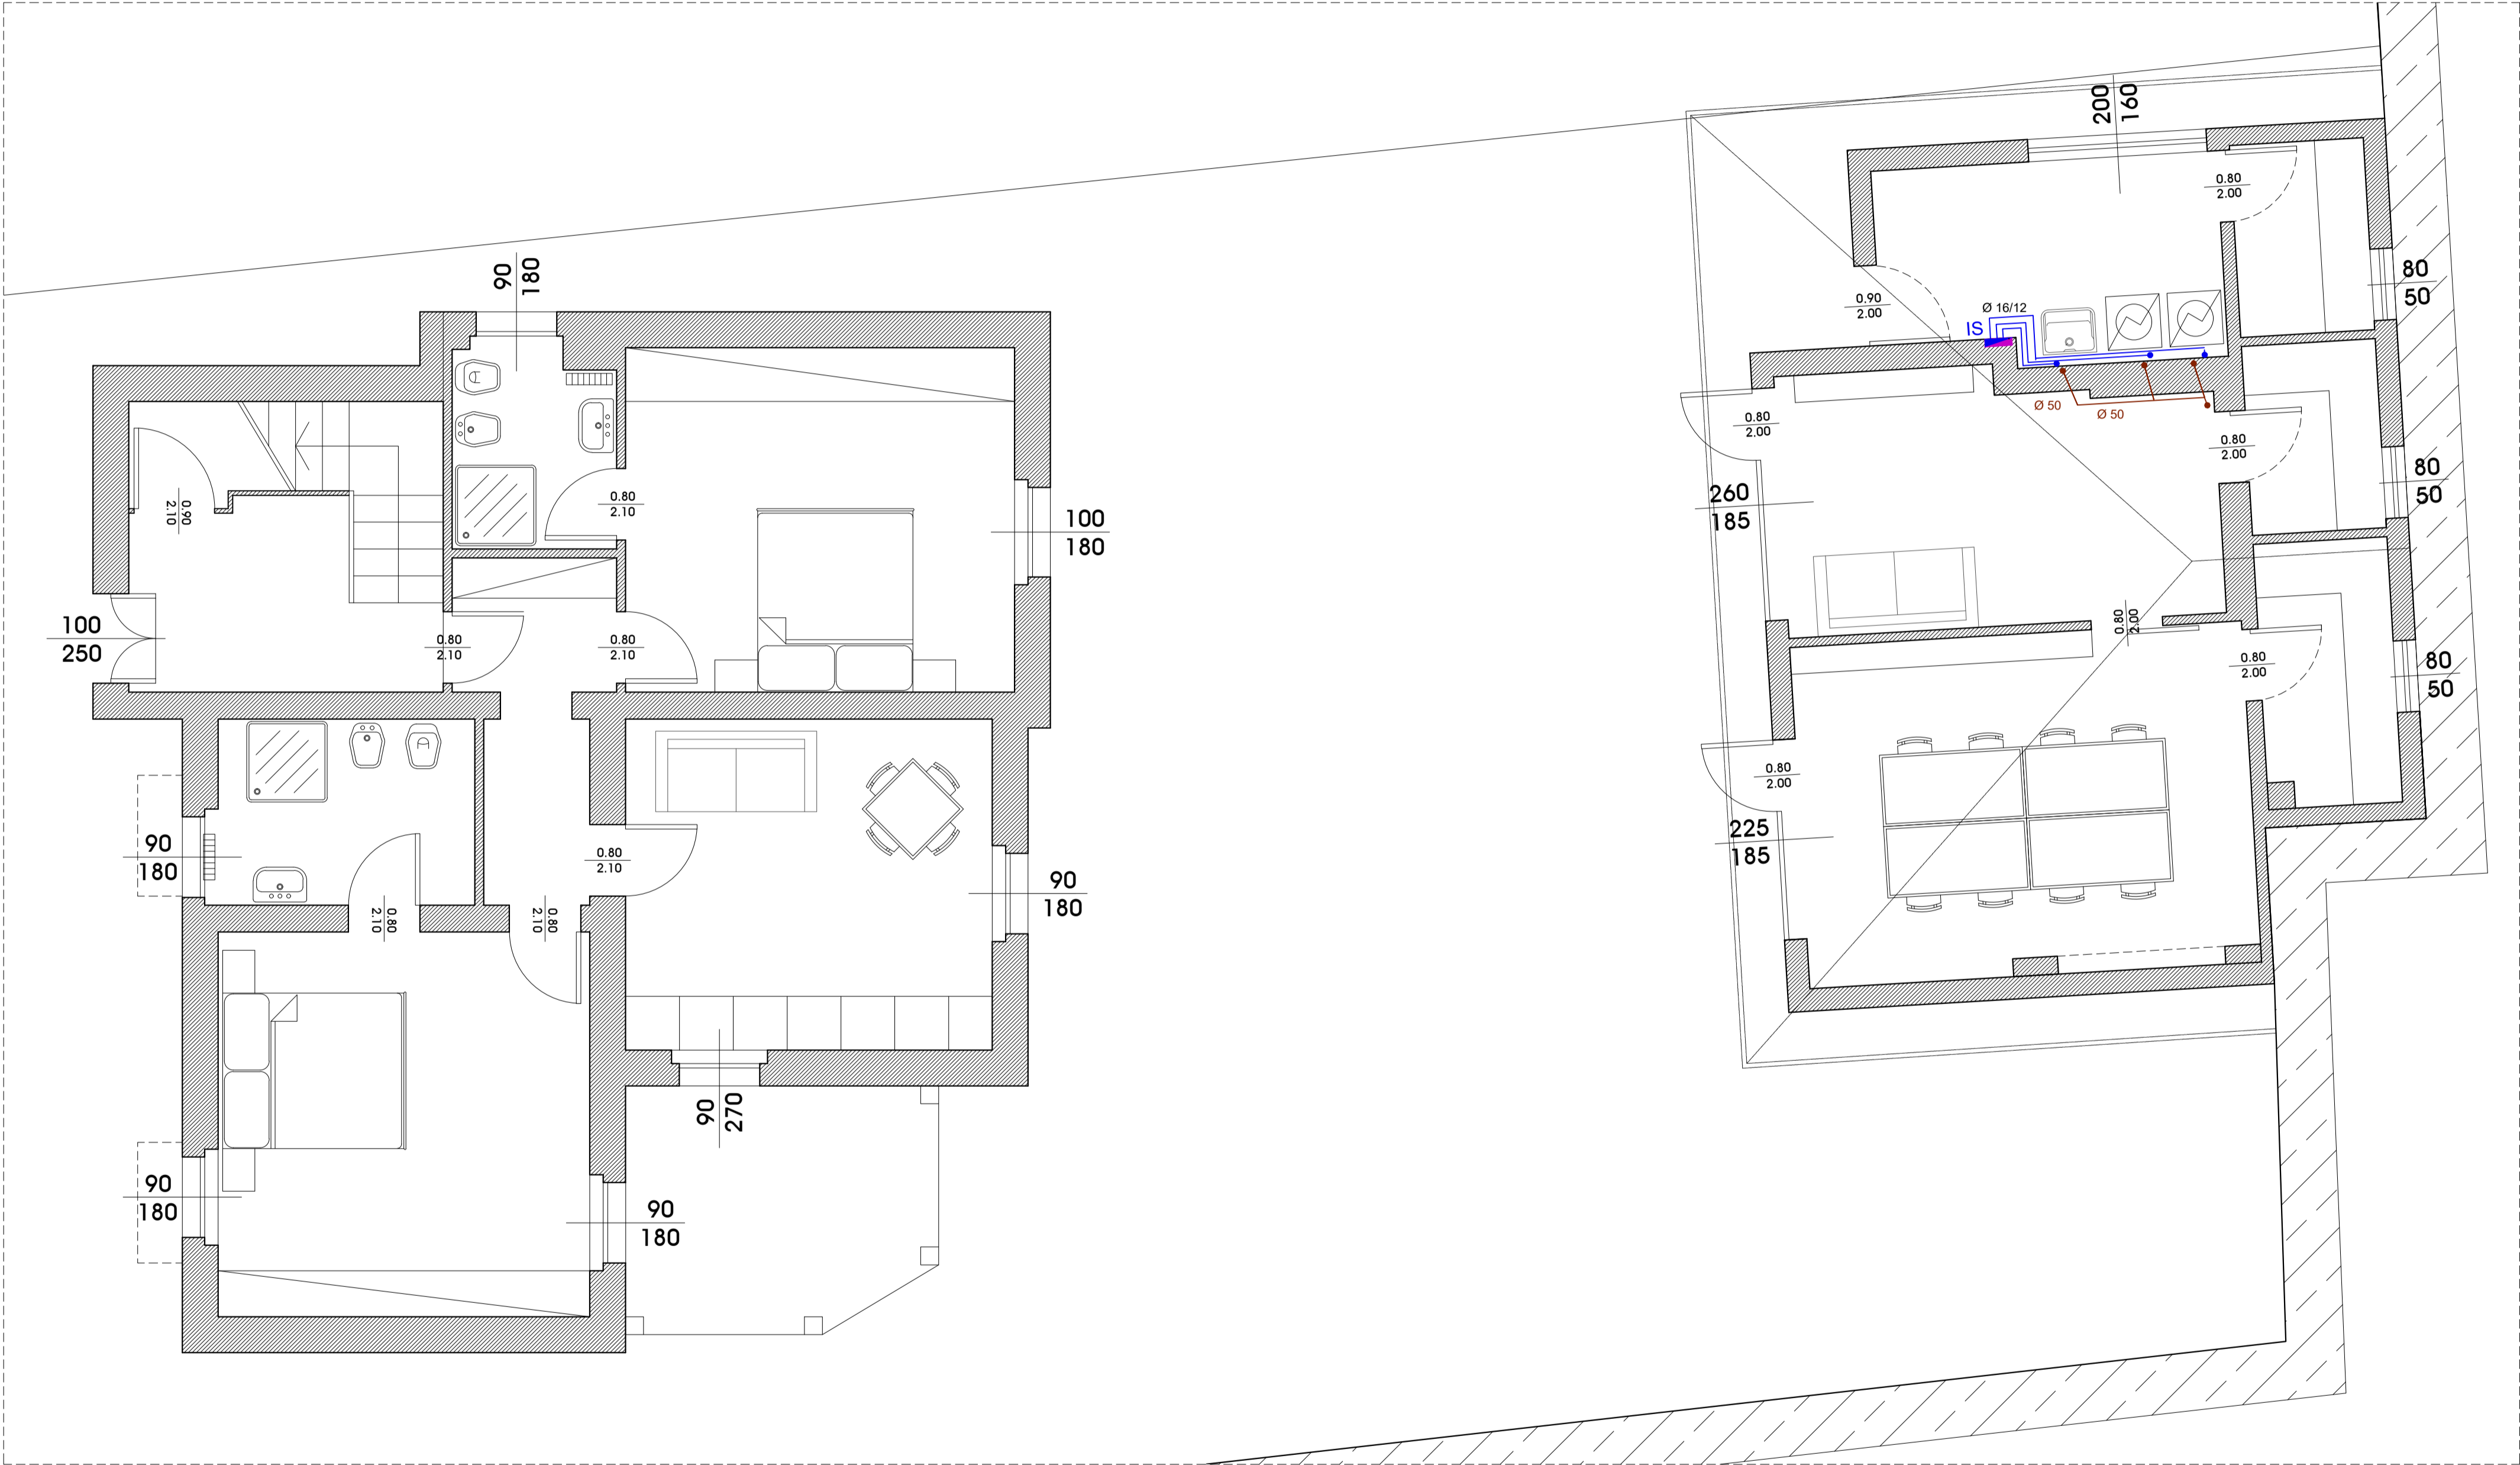

Pianta piano terra
IMPIANTO IDRICO SANITARIO

LEGENDA	
IS	Collettore di distribuzione impianto idrico sanitario con rubinetti sui singoli circuiti
Ø16/12	Tubazioni acqua calda sanitaria in multistrato (diametro esterno/interno) preisolato (spessore isolamento in PE espanso a celle chiuse pari a 10 mm)
Ø16/12	Tubazioni acqua fredda sanitaria in multistrato (diametro esterno/interno) preisolato (spessore isolamento in PE espanso a celle chiuse pari a 6 mm)
Ø 40	Tubazione di scarico in PP (diametro in mm) a pavimento da convogliare nelle acque scure (pendenza minima 1%)

Veronesi Arching

VIA MATTEOTTI 37 - 21046 MALNATE (VA)
tel. 0332 426167 studio@veronesiarching.it

ES

1 iis

PROPRIETARIO
HOUSING TEMPORANEO - "UNA CASA PER TE"
ALLOGGI IN VIA VETTA D'ITALIA 8

PROGETTO DI
OPERE DI MANUTENZIONE STRAORDINARIA
Via Vetta d'Italia n. 8 - Varese
IMPIANTO IDRICO SANITARIO
PIANO TERRA

SCALA
1:50 -1:100

DATA STAMPA
23.04.2025

REVISIONE
011